
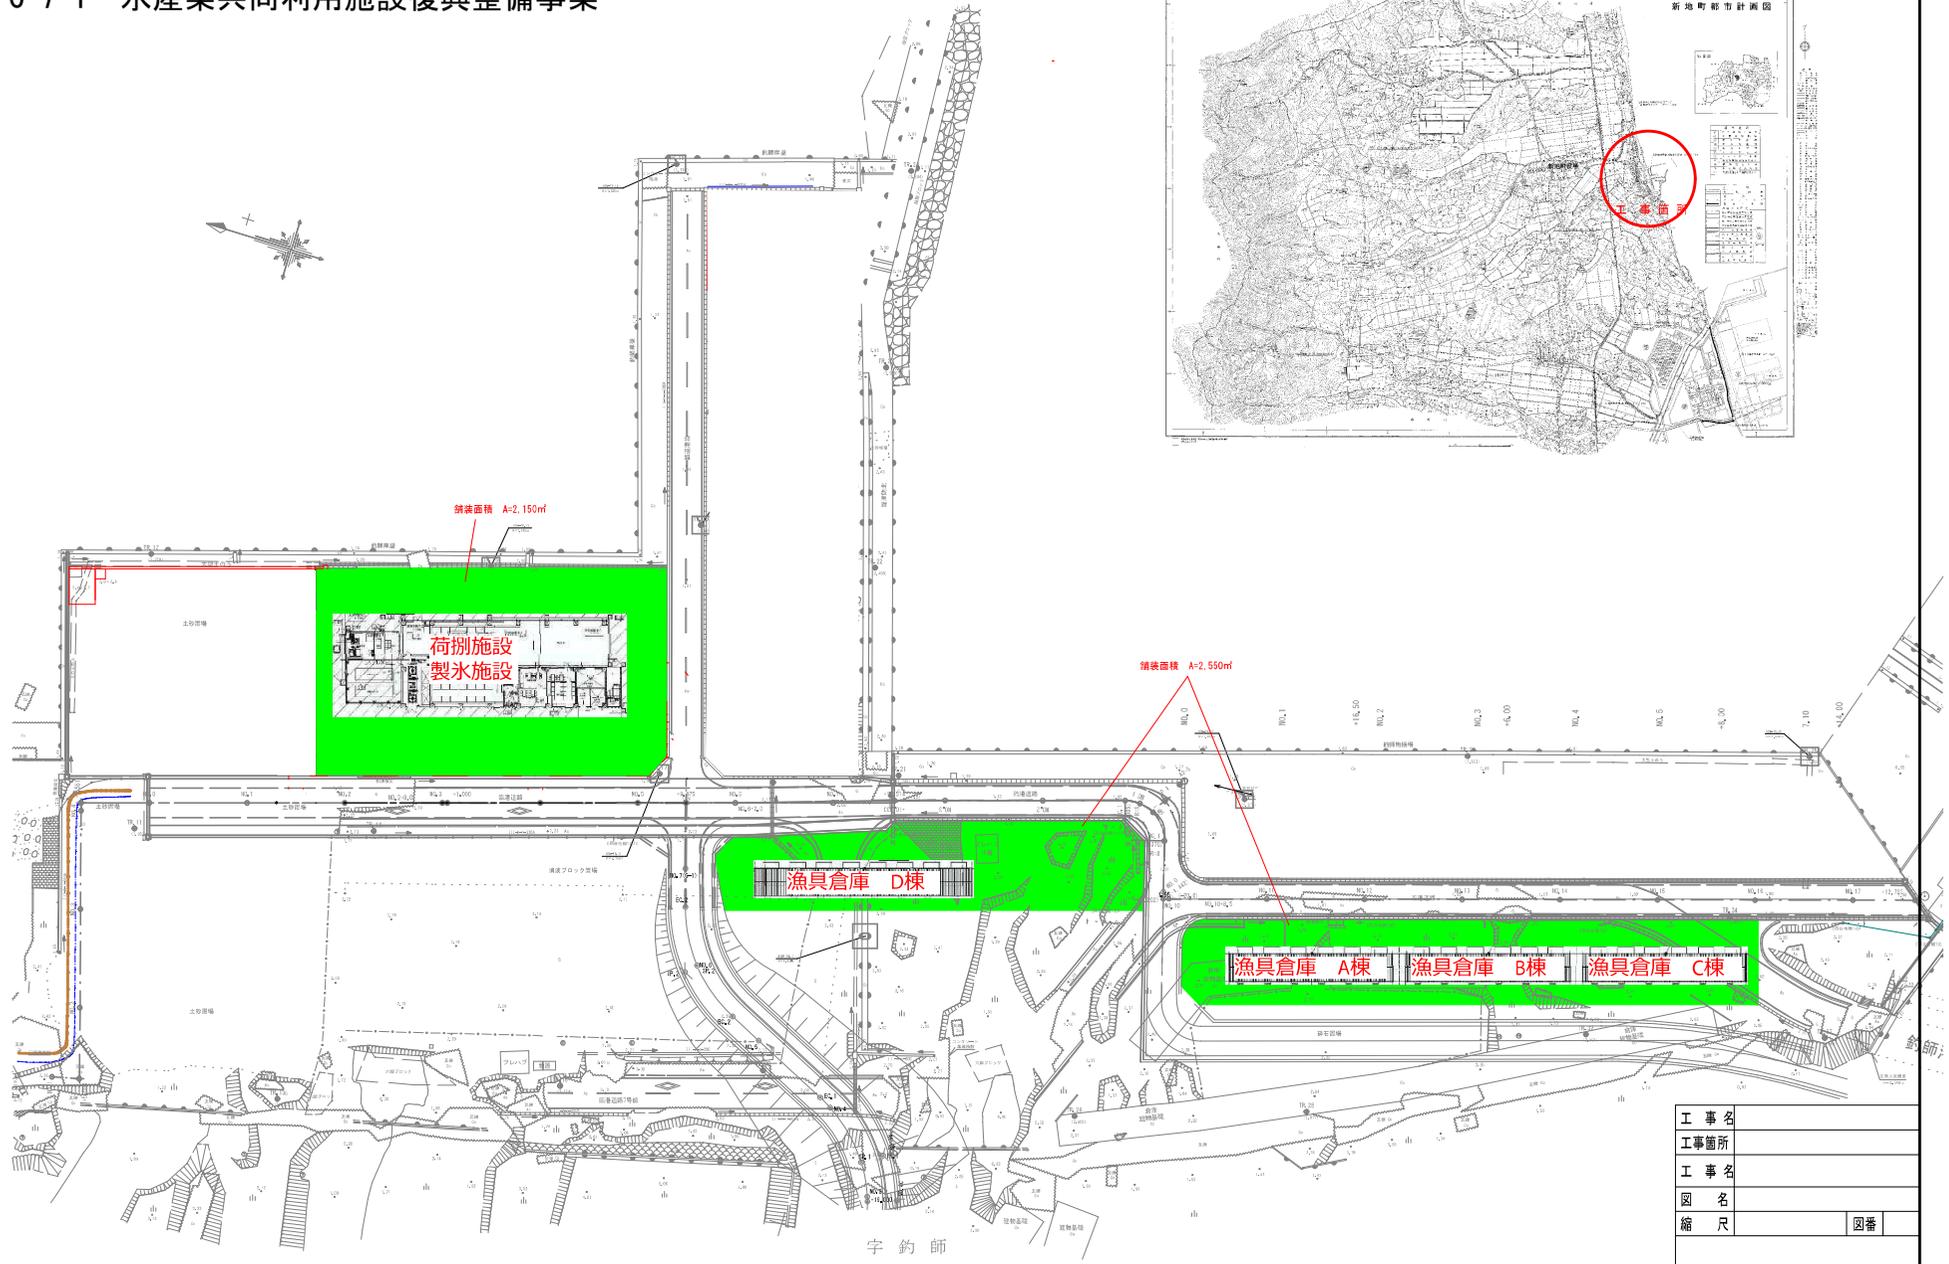



平面図 S=1:500

位置図 S=1:free

C-7-1 水産業共同利用施設復興整備事業

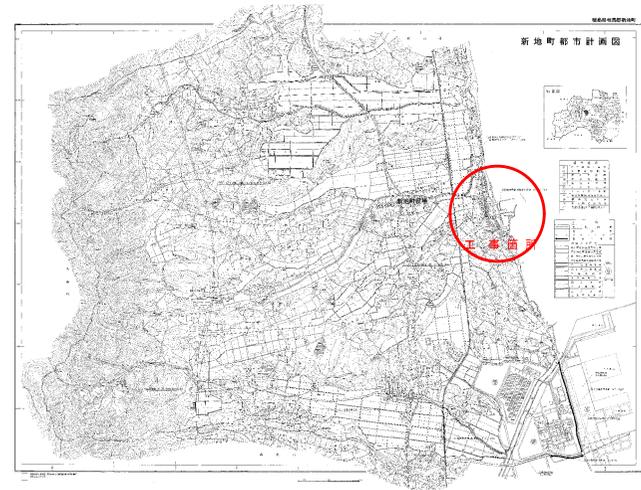

工事名	
工事箇所	
工事名	
図名	
縮尺	図番

 


D-22-2 都市公園事業（釣師浜地区防災緑地）

全体計画図（実施設計時） S=1/2,000 (A3)

当初：黒字（第10回）

変更：赤字（第15回）

□：事業区域

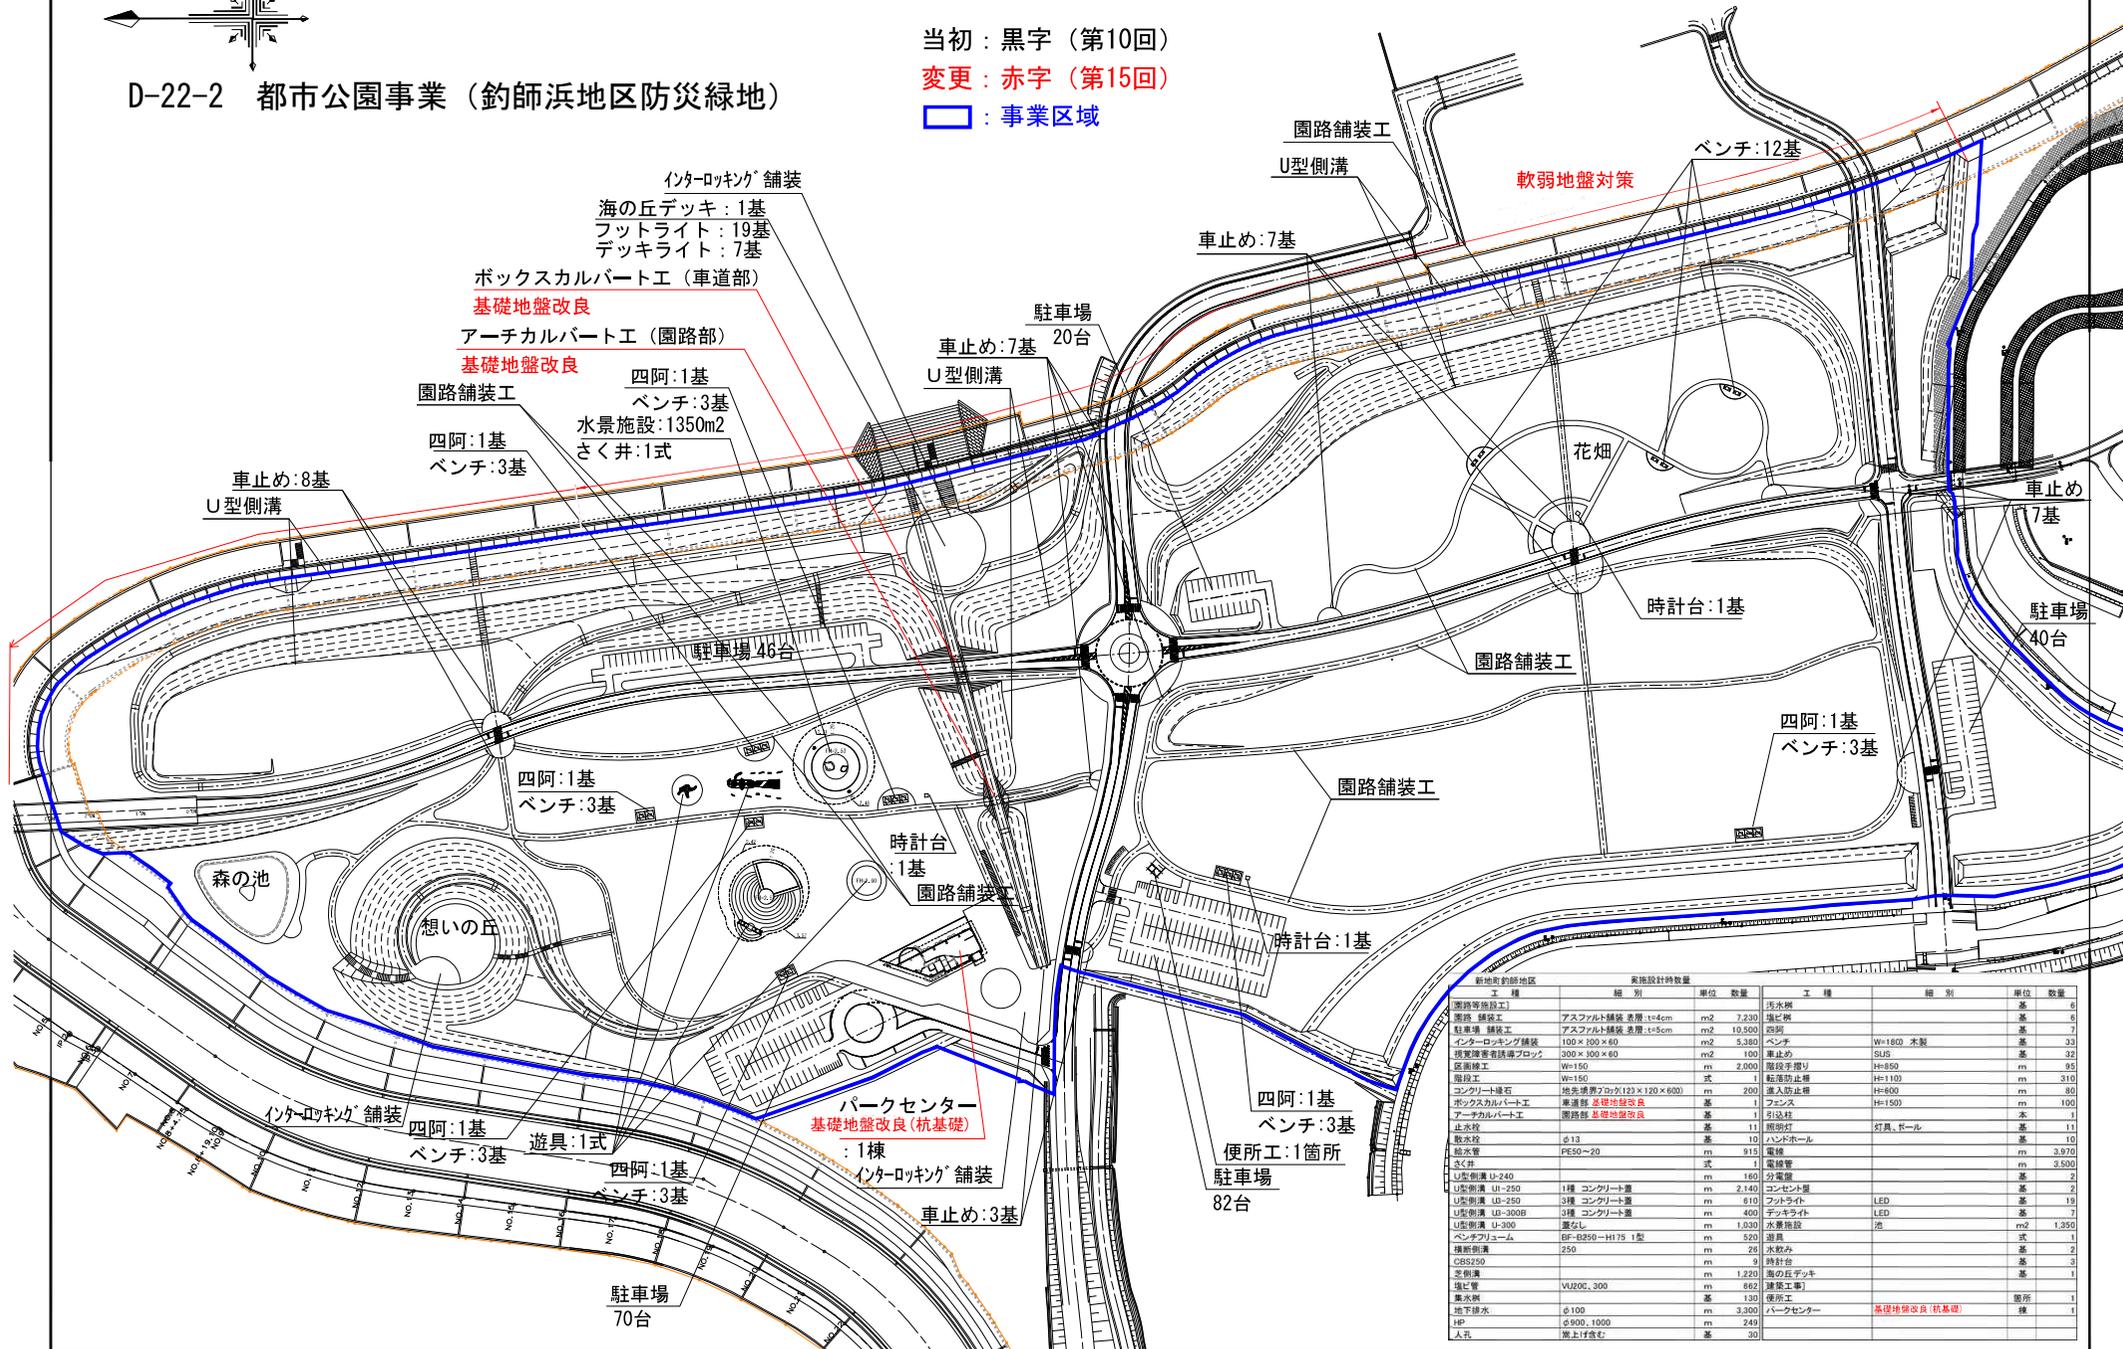

新地町駅前地区		実施設計時数量					
工種	種別	単位	数量	工種	種別	単位	数量
園路舗装工	アスファルト舗装 厚層 t=4cm	m ²	7,230	止水機	塩化機	基	6
園路舗装工	アスファルト舗装 表層 t=5cm	m ²	10,500	駐車場 舗装工	四角	基	7
駐車場 舗装工	アスファルト舗装 表層 t=5cm	m ²	10,500	インターロッキング舗装	ベンチ	基	32
インターロッキング舗装	100×100×60	m ²	5,380	遊具	W=1800 木製	基	32
遊具設置用鉄骨ブロッコ	300×300×60	m ²	100	車止め	5L2	基	32
区画線工	W=150	m	2,000	階段手摺り	H=850	m	95
階段工	W=150	式	1	転落防止柵	H=1100	m	310
コンクリート縁石	地先埋まり200(120×120×600)	m	200	転落防止柵	H=800	m	80
ボックスカルバート工	標準型 基礎地盤改良	基	1	フェンス	H=1500	m	100
アーチカルバート工	標準型 基礎地盤改良	基	1	引込柱	基	1	
止水栓	φ13	基	11	照明灯	灯具、E-ール	基	11
散水栓	φ13	基	10	ハンドホール	基	10	
排水管	PE50-20	m	915	電線管	m	3,970	
改修	式	基	1	電線管	m	3,900	
U型側溝 U-240	1種	m	160	分電盤	基	2	
U型側溝 UI-250	1種	m	2,140	コンセント盤	基	2	
U型側溝 UB-250	3種	m	610	フットライト	LED	基	19
U型側溝 UC-300B	2種	m	400	フェニクス	LED	基	7
U型側溝 UI-300	蓋なし	m	1,030	水景施設	池	m ²	1,350
ベンチアリウム	BF-6250-H175 1型	m	520	遊具	式	1	
換気側溝	250	m	26	水栓	基	2	
U型側溝	φ100	m	9	樹形	基	3	
変換機	m	1,220	海の丘デッキ	基	1		
塩化機	VU200_300	m	662	舗装工	基	1	
散水機	φ100	基	130	便所工	基	1	
地下排水	φ900_1000	m	3,000	パークセンター	基礎地盤改良(杭基礎)	箇所	1
HP	φ900_1000	m	240	人孔	基	1	
人孔	蓋上げ含む	基	30				

〔盛土工〕 軟弱地盤対策 盛土、盛土撤去 式 1 〔植栽設置工〕 樹木1.4kg/本 土壌改良工 (バ)堆肥 地被類 式 1